

Powiat: **ALEKSANDROWSKI**
Gmina: **ALEKSANDRÓW KUJAWSKI**
Obręb / Ulica: **ROŻNO-PARCELE / WRZOSOWA – SOSNOWA**
Działka: **WG. ZAKRESU**
KERG: **042-581/2011** ks. **685/2011**
Mapa aktualna w zakresie na dzień: **06.12.2011**


 
Przedsiębiorstwo Wielobranżowe
„SKALMIAR” s.c.
Brama Leśna 1, Leszko Lewicki
ul. Strazińska 71, 87-700 Aleksandrów Kuj.
tel. 54 782 7050, kom. 605 383 785
NIP 891-10-01 013, REGON 910617877

G E O D E T A
 Roman Lewocki
 Dnr. zam. Nr. 15994

[illegible][illegible]

do wyłączenia się ich z szeregu
ludnych — oia wyłączenia (niezależnie)
napisów i listów podanych, które
były zgłoszone do ludu w dniu 10
z których 1000 informacji w infor-
macjach branych

rozpoznawania, digitalizacja
bez zgody ODRK
A TARDONOUR

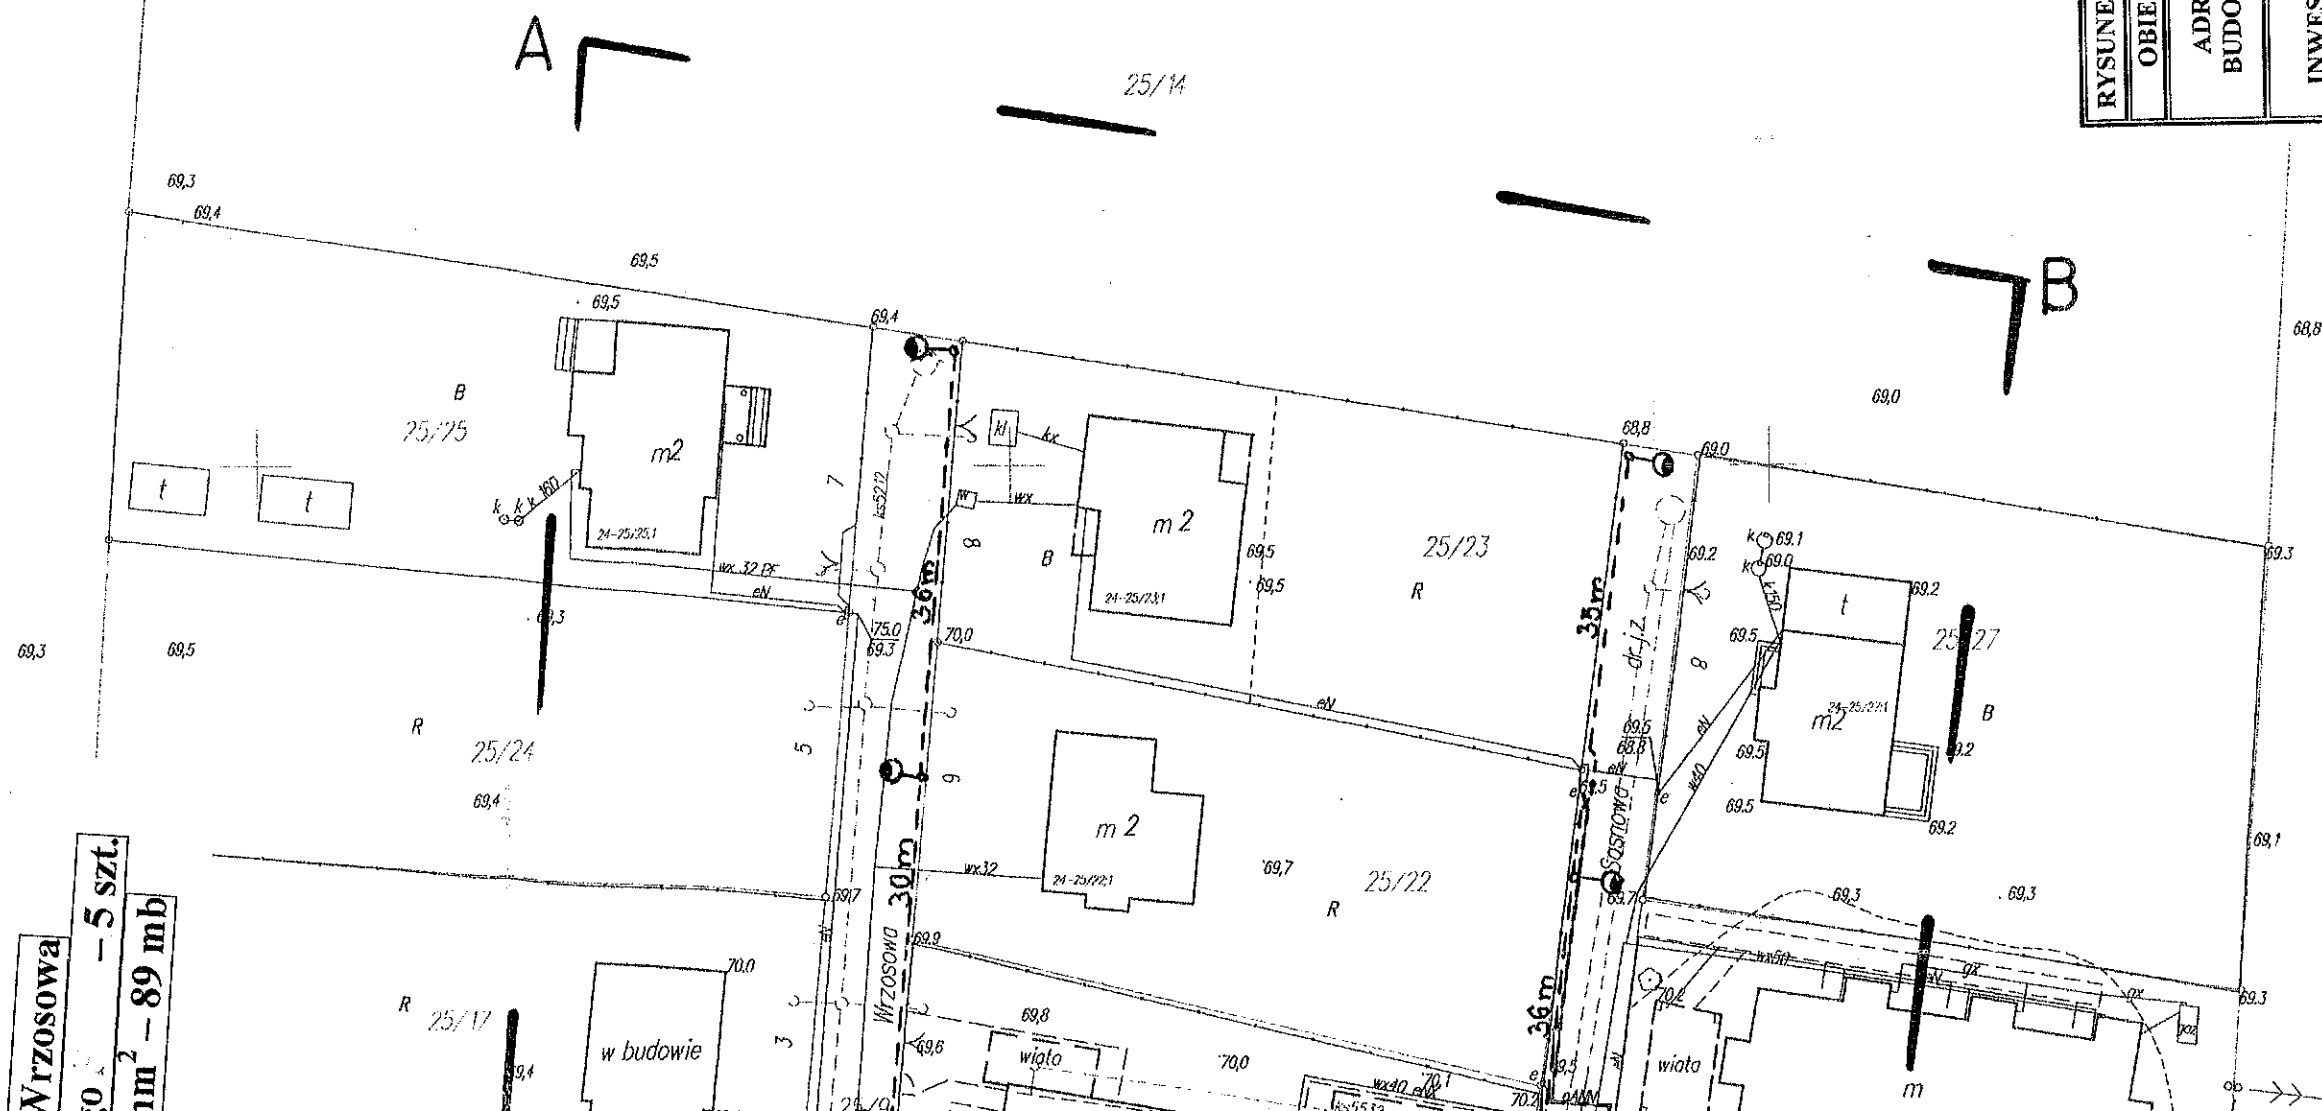

RYСУNEK NR 1	PROJEKT ZAGOSPODAROWANIA TERENU		
OBIEKT:	Budowa oświetlenia ulicznego		
ADRES BUDOWY:	Rożno Parcele ul. Wrzosowa gmina Aleksandrów Kujawski działka nr 25/9 oraz Rożno Parcele ul. Sosnowa gmina Aleksandrów Kujawski działka nr 25/11		
INWESTOR:	GMINA ALEKSANDRÓW KUJAWSKI ul. J. Słowackiego 12 87-700 Aleksandrów Kujawski		
PROJEKTANT:	ELEKTRO – TEL – INFO Marian Trzeciak 87-100 Toruń, ul. Studzienna 29 Tel. 056-659 85 63; 0-602 503 580	inż. Marian Trzeciak upr. bud. w spec. instal. – inżyn. upr. bud. GP. L.7342/292/TO/94	
DATA: 12.2011 r.	SKALA: 1 : 500	POWIERZCHNIA: -	

Rożno Parcele ul. Wrzo
Słup oświetlenia ulicznego
Kabel YAKXS 4x35 mm²

Rożno Parcele ul. Sosnowa
Słup oświetlenia ulicznego - 5 szt.
Kabel YAKXS 4x35 mm² - 175 mb

ZASILANIE: ST ROŻNO 1 (STA6-1063)
obwód: Osiedle (NN 6-1063-04)
projektowana szafka oświetleniowa SO

ZASILANIE: ST ROŻNO 1 (STA6-1063)
obwód: Osiedle (NN 6-1063-04)
projektowana szafka oświetleniowa SO

