


MAPA SYTUACYJNO-WYSOKOŚCIOWA  
SKALA 1:500

Obręb: Ośno  
Gmina: Aleksandrów Kujawski  
Powiat: aleksandrowski  
woj. kujawsko-pomorskie  
Sytuacja na dzień 01.07.2010r.  
Rej. zleceń 1576/2010  
Ks. rob. 317/2010  
ARKUSZ 1

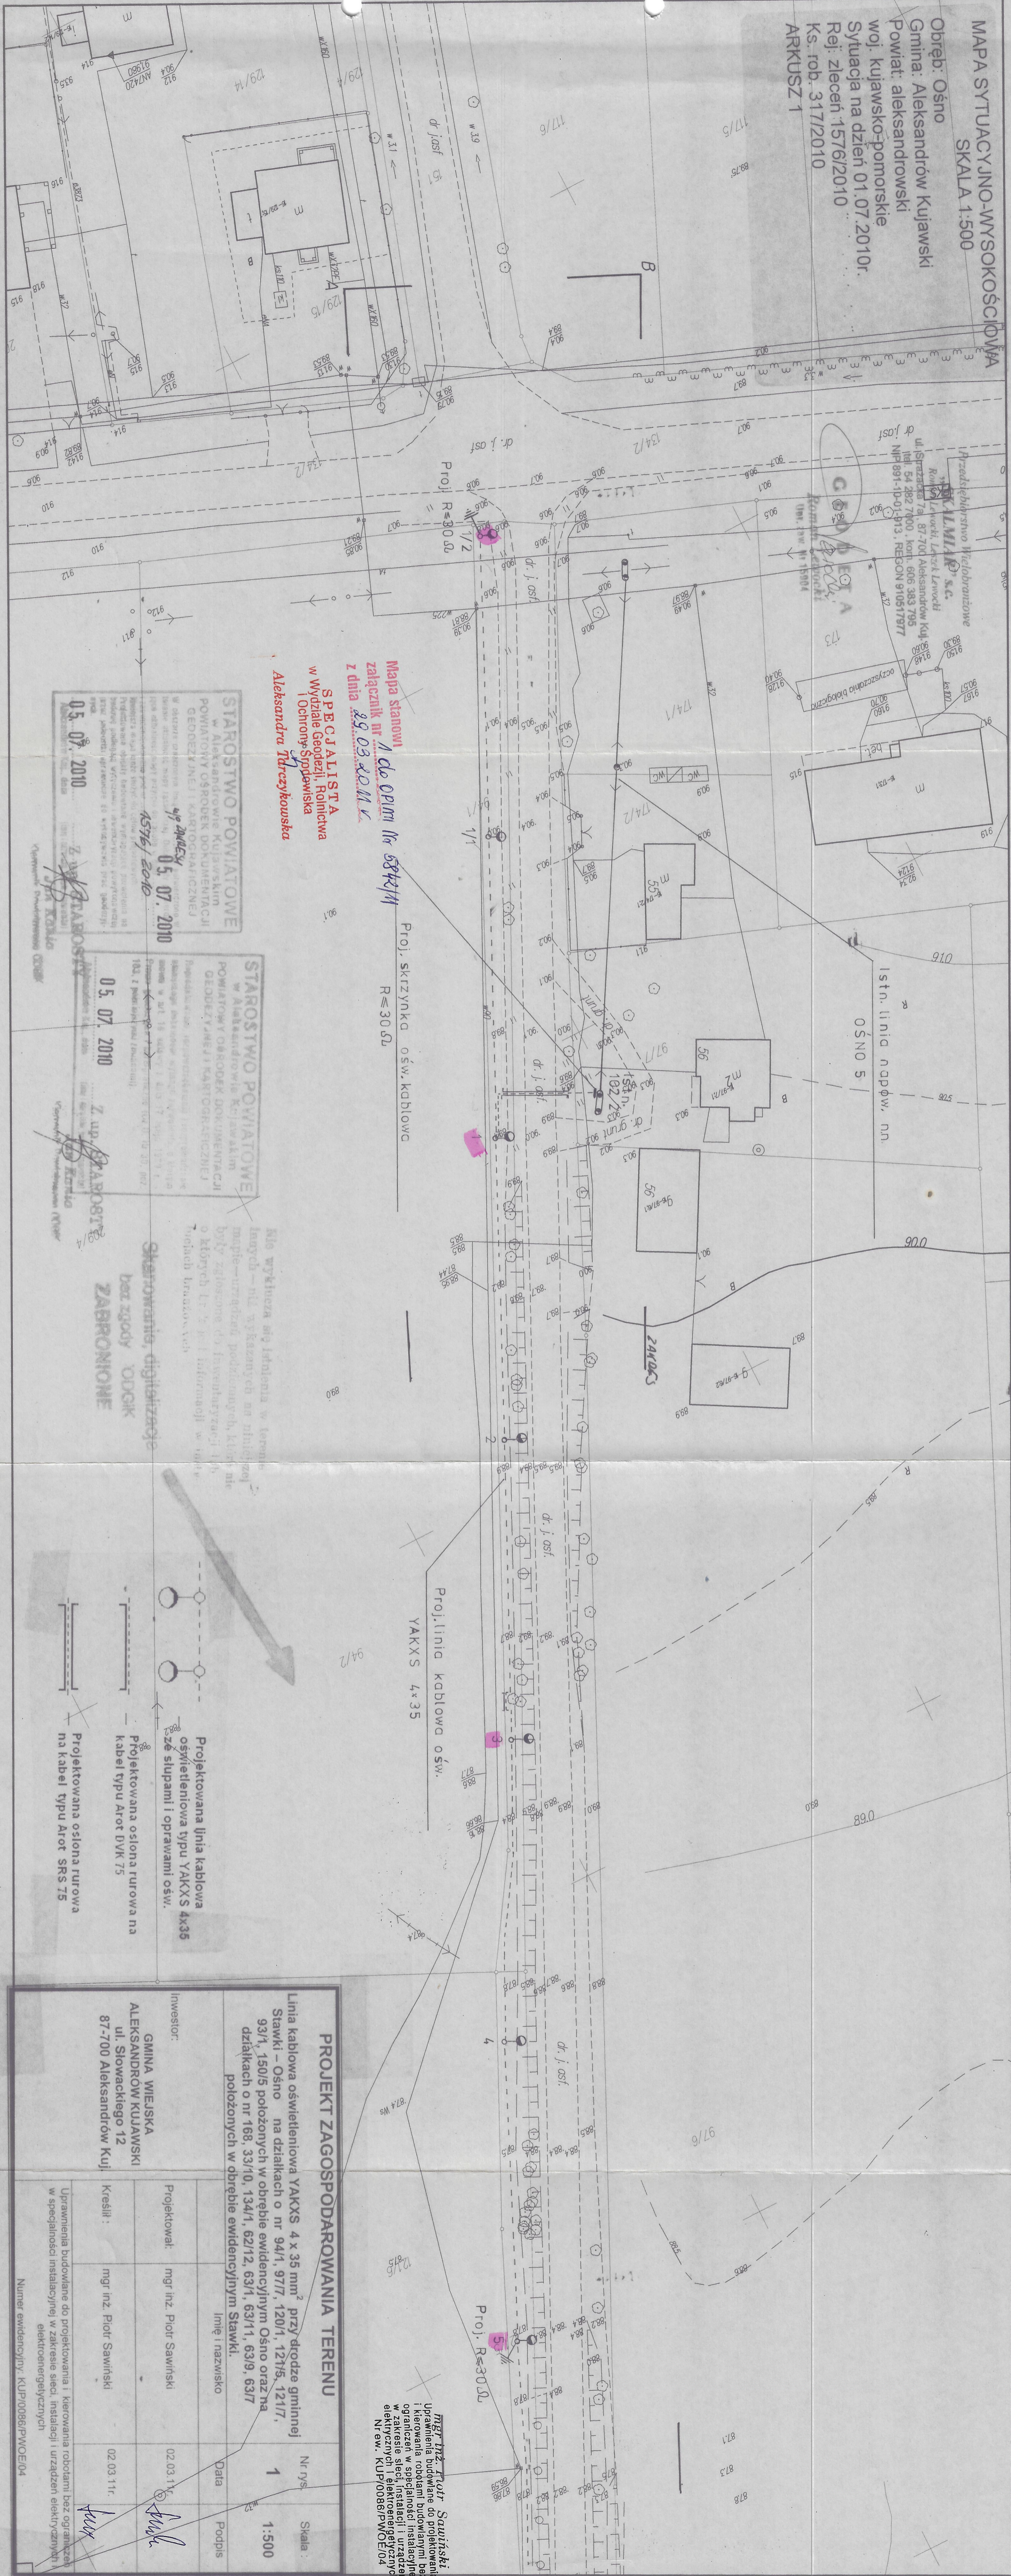

Mapa stanowi  
załącznik nr 1 do Opini nr 5842/11  
z dnia 29.03.2011 r.  
SPECIALISTA  
w Wydziale Geodezji, Rolnictwa  
i Ochrony Środowiska  
Aleksandra Tarczykowska

STAROSTWO POWIATOWE  
w Aleksandrowie Kujawskim  
POWIATOWY OŚRODEK DOKUMENTACJI  
GEODEZYJNEJ I KARTOGRAFICZNEJ  
05.07.2010  
4576/2010  
05.07.2010

STAROSTWO POWIATOWE  
w Aleksandrowie Kujawskim  
POWIATOWY OŚRODEK DOKUMENTACJI  
GEODEZYJNEJ I KARTOGRAFICZNEJ  
05.07.2010  
4576/2010  
05.07.2010

Skierowanie, digitalizacja  
bez zgody ODCIK  
ZABRONIONE

Proj. linia kablowa ośw.  
YAKXS 4x35

Projektowana linia kablowa  
oświetleniowa typu YAKXS 4x35  
z słupami i oprawami ośw.  
Projektowana osłona rurowa  
na kabel typu Arot DVK 75  
Projektowana osłona rurowa  
na kabel typu Arot SRS 75

PROJEKT ZAGOSPODAROWANIA TERENU  
Linia kablowa oświetleniowa YAKXS 4 x 35 mm<sup>2</sup> przy drodze gminnej  
Stawki - Ośno na działkach o nr 94/1, 97/7, 120/1, 127/5, 127/7,  
93/1, 150/5 położonych w obrębie ewidencyjnym Ośno oraz na  
działkach o nr 168, 33/10, 134/1, 62/12, 63/1, 63/11, 63/9, 63/7  
położonych w dbrzebie ewidencyjnym Stawki.  
Imię i nazwisko  
Data  
Podpis

Investor:  
GMINA WIEJSKA  
ALEKSANDRÓW KUJAWSKI  
ul. Słowackiego 12  
87-700 Aleksandrów Kuj.  
Projektował:  
mgr inż. Piotr Sawiński  
Kreślił:  
mgr inż. Piotr Sawiński  
Data  
02.03.11  
Podpis  
02.03.11

mgr inż. Piotr Sawiński  
Uprawnienia budowlane do projektowania  
i kierowania robotami budowlanymi bez  
ograniczenia w sferze instalacji i urządzeń  
elektrycznych i elektroenergetycznych  
Nr ew. KUP/0086/PWOE/04

# MAPA SYTUACYJNO-WYSOKOŚCIOWA

SKALA 1:500

Obwód: Osno-Stawki  
Gmina: Aleksandrow Kujawski  
Powiat: aleksandrowski  
woj. kujawsko-pomorskie  
Sytuacja na dzień 01.07.2010r.  
Rej. zleceń 1576/2010  
Ks. rob. 317/2010  
ARKUSZ 2

Przedsiębiorstwo Wzajemności  
SKALMIR S.C.

Roman Litwiniak, Leszek Litwiniak  
ul. Sieracka 7a, 87-700 Aleksandrow Kuj.  
tel 54 282 7000, kom. 606 383 795  
NIP 881-10-01-913, REGON 810517877


GEODETA  
Roman Litwiniak  
Upr. 1284, 1175004

ŁĄCZY ARKUSZ 1

STAROSTWO POWIATOWE  
w Aleksandrowie Kujawskim  
POWIATOWY OŚRODEK DOKUMENTACJI  
GEODEZYJNEJ I KARTOGRAFICZNEJ  
44 240 65 44  
05.07.2010

STAROSTWO POWIATOWE  
w Aleksandrowie Kujawskim  
POWIATOWY OŚRODEK DOKUMENTACJI  
GEODEZYJNEJ I KARTOGRAFICZNEJ  
05.07.2010

Skonowanie, digitalizacja  
bez zgody ODRK  
ZABRONIONE

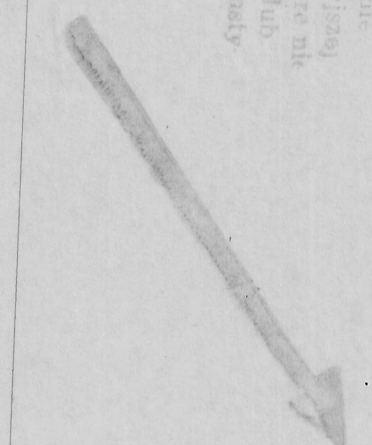

Mapa stanowi  
załącznik nr 4 do OZUW Nr 5842/11  
z dnia 29.03.2011 r.  
SPECJALISTA  
w Wydziale Geodezji, Rolnictwa  
i Ochrony Środowiska  
Aleksandra Trzczyńskiego

## PROJEKT ZAGOSPODAROWANIA TERENU

Linia kablowa oświetleniowa YAKXS 4 x 35 mm<sup>2</sup> przy drodze gminnej  
Stawki - Osno na działkach o nr 94/1, 97/1, 120/1, 121/5, 121/7,  
93/1, 150/5 położonych w obrębie ewidencyjnym Osno oraz na  
działkach o nr 168, 33/10, 134/1, 62/12, 63/1, 63/11, 63/9, 63/7  
położonych w obrębie ewidencyjnym Stawki.

Investor:

GMINA WIEJSKA  
ALEKSANDROW KUJAWSKI  
ul. Słowackiego 12  
87-700 Aleksandrow Kuj.

Projektował:

mgr inż. Piotr Sawiński

Data:

02.03.11r.

Podpis:

mgr inż. Piotr Sawiński

mgr inż. Piotr Sawiński  
Uprawnienia budowlane do projektowania  
i kierowania robotami budowlanymi bez  
ograniczeń w specjalności instalacyjnej w  
zakresie sieci instalacji elektrycznych  
stanowiska Nr ew. KUP/0086/PWOE/04

Uprawnienia budowlane do projektowania i kierowania robotami bez ograniczeń  
w specjalności instalacyjnej w zakresie sieci, instalacji, urządzeń elektrycznych i  
elektrotechnicznych

Numer ewidencyjny: KUP/0086/PWOE/04

ŁĄCZY ARKUSZ 3

## SKALA 1:500

MS. 100.3.17/2010  
ARKUSZ 3

FODET  
Koman Leuochi  
UFG 22W NI 15804

05.07.2010

05.07.2010

81Y

*Janina Jarczykowska*

# PROJEKT ZAGOSPODAROWANIA TERENU

Linia kablowa oświetleniowa YAKXS 4 x 35 mm<sup>2</sup> przy drodze gminnej Stawki. Ośce na drzewach 04/07 4016 4047 4047

położonych w obrębie ewidencyjnym Stawki.

Projektował:  
~~mgr inż. Piotr Sawiński~~

ALEKSANDROW KUJAWSKI  
III Słowackiego 12

07-100 Aleksandrałow kuj.	Nesil:	ingr. inż. Piotr Sawinski
---------------------------	--------	---------------------------

Uprawnienia budowlane do projektowania i kierowania w szczególności instalacjami w zakresie sieci instalacji

elektroenergetyczny

Numer ewidencyjny: KUP/0086

Uprawnienia budowlane do projektowania i kierowania robotami budowlanymi ograniczonymi w specjalności instalacyjnej w zakresie sieci, instalacji i urządzeń elektrycznych i elektroenergetycznych.  
Nr ew. KUP/0086/PWOE/04

